




PLANTA BAIXA  
ESCALA 1:200

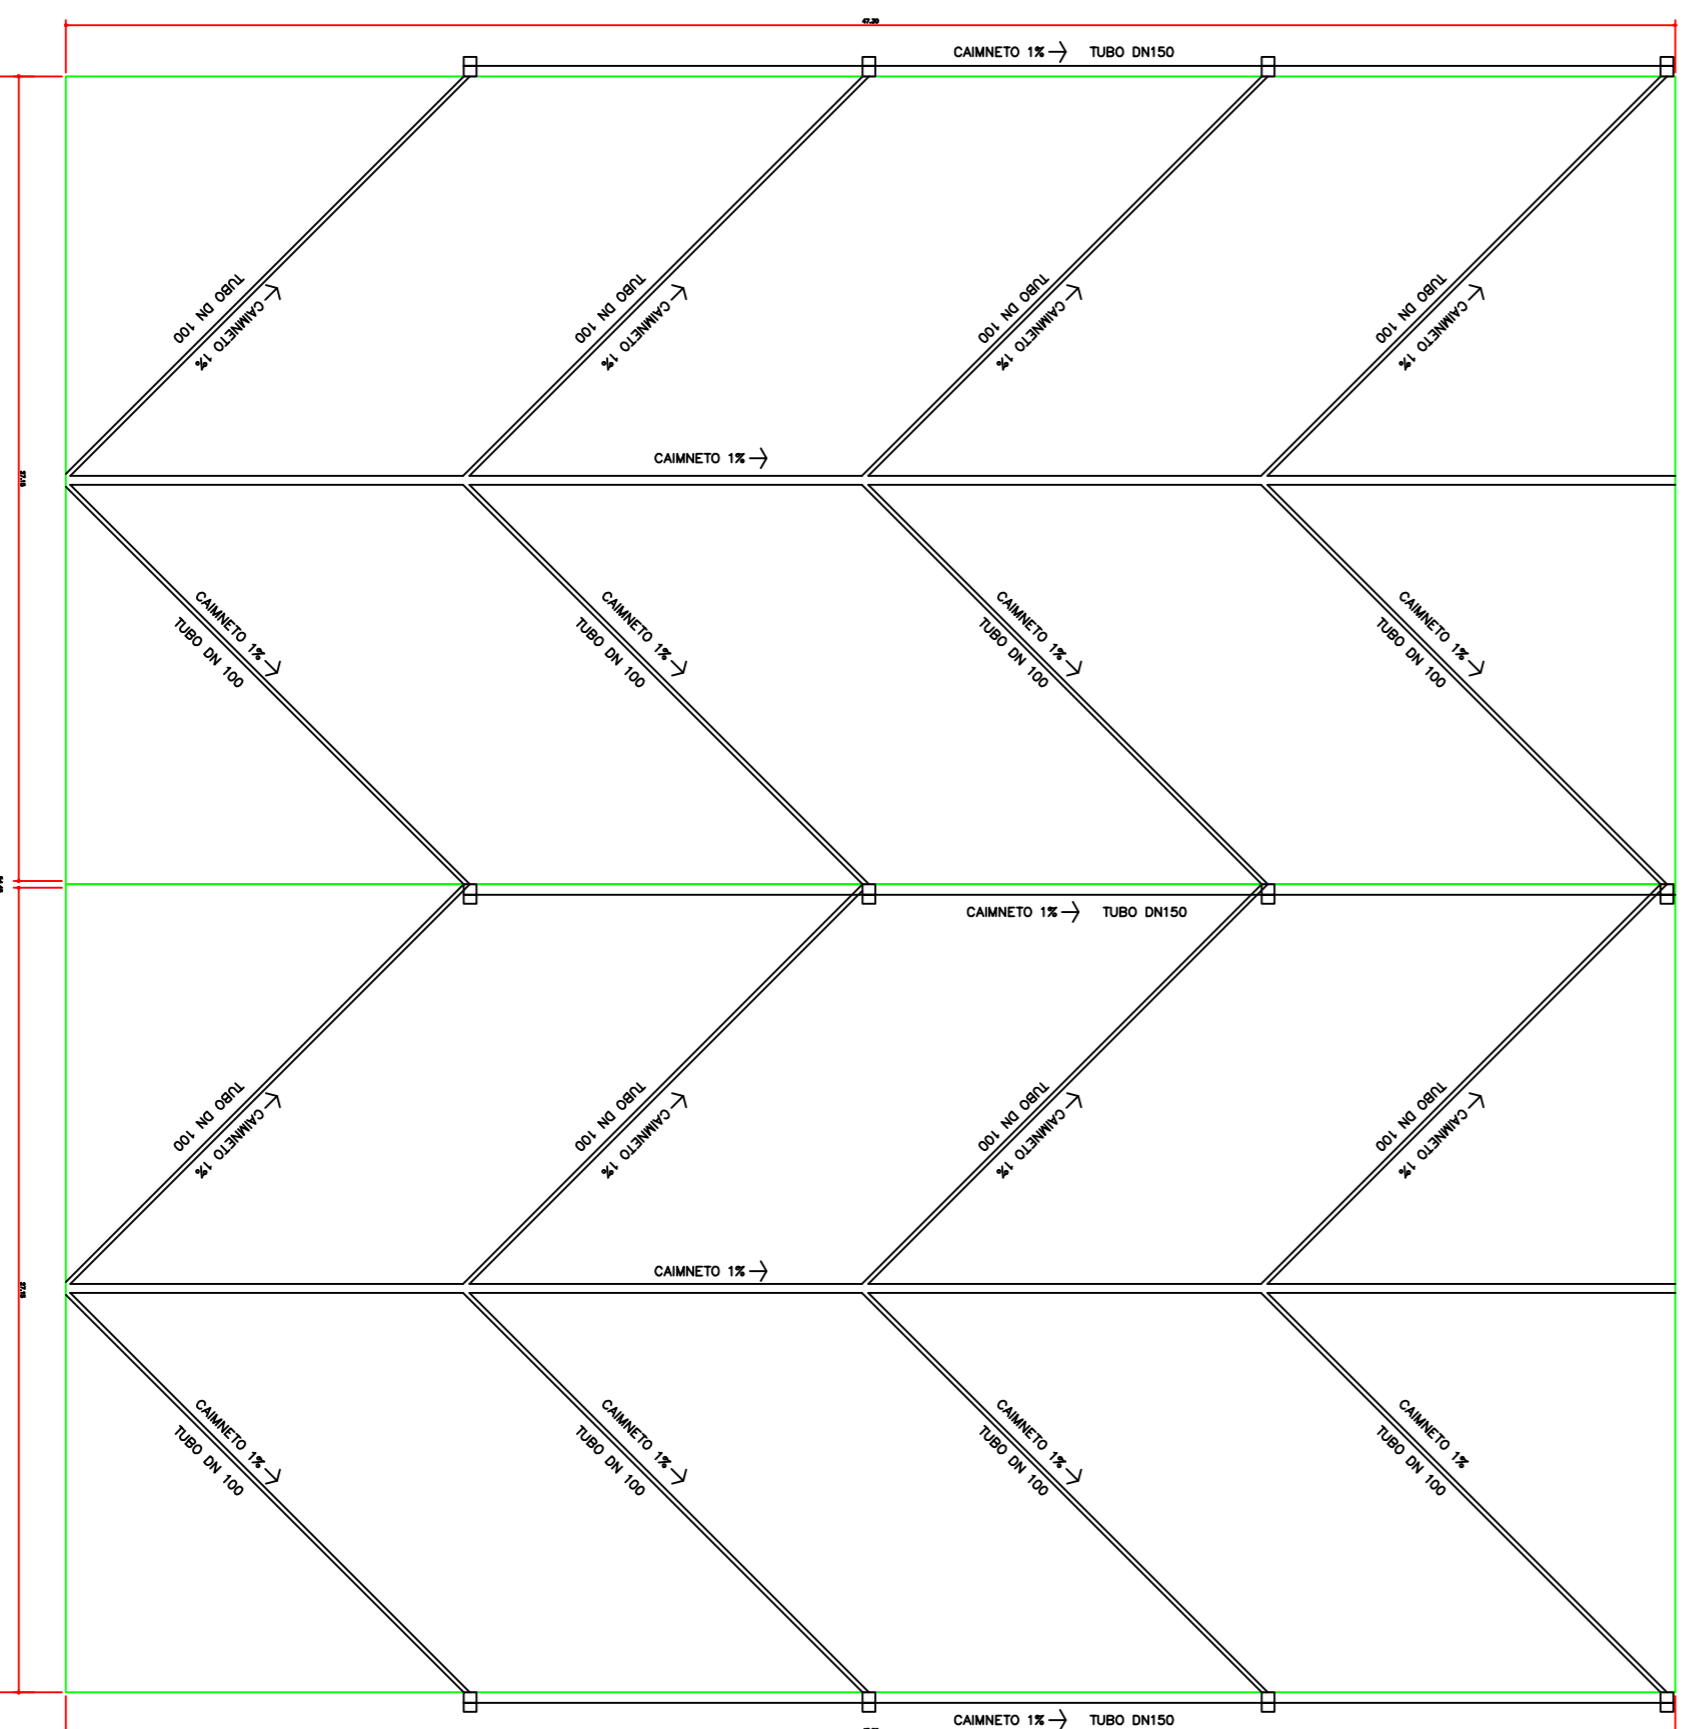


ESQUEMA DE DRENAGEM SUBTERRÂNEA ESPINHA DE PEIXE - FUTEBOL SOCIETY

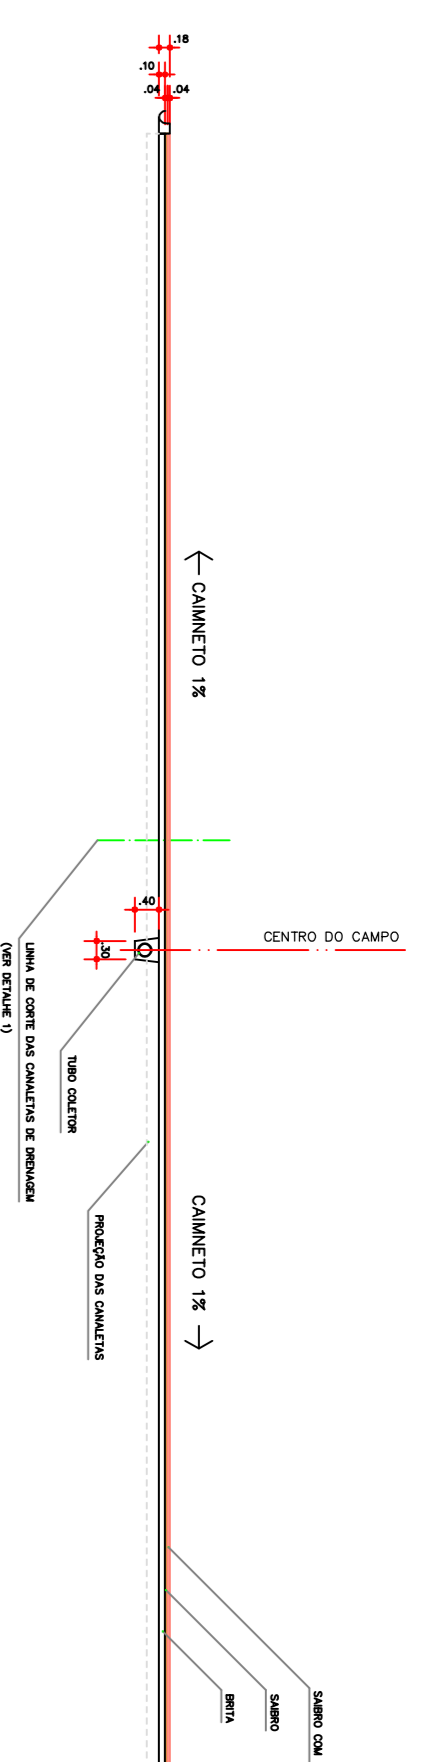


CORTE TRANSVERSAL ESQUEMATICO - CAMPO DE FUTEBOL SOCIETY  
ESCALA 1:10

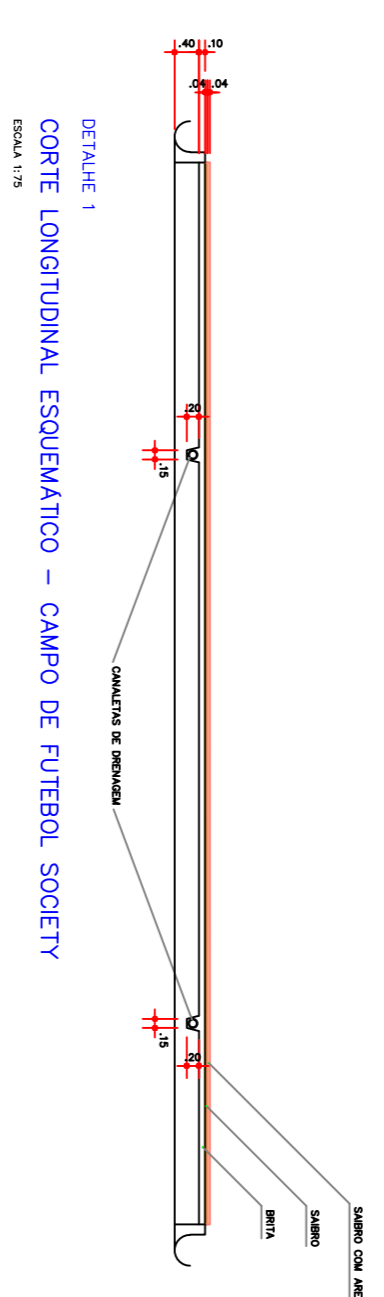


DETALHE 1  
CORTE LONGITUDINAL ESQUEMATICO - CAMPO DE FUTEBOL SOCIETY  
ESCALA 1:10

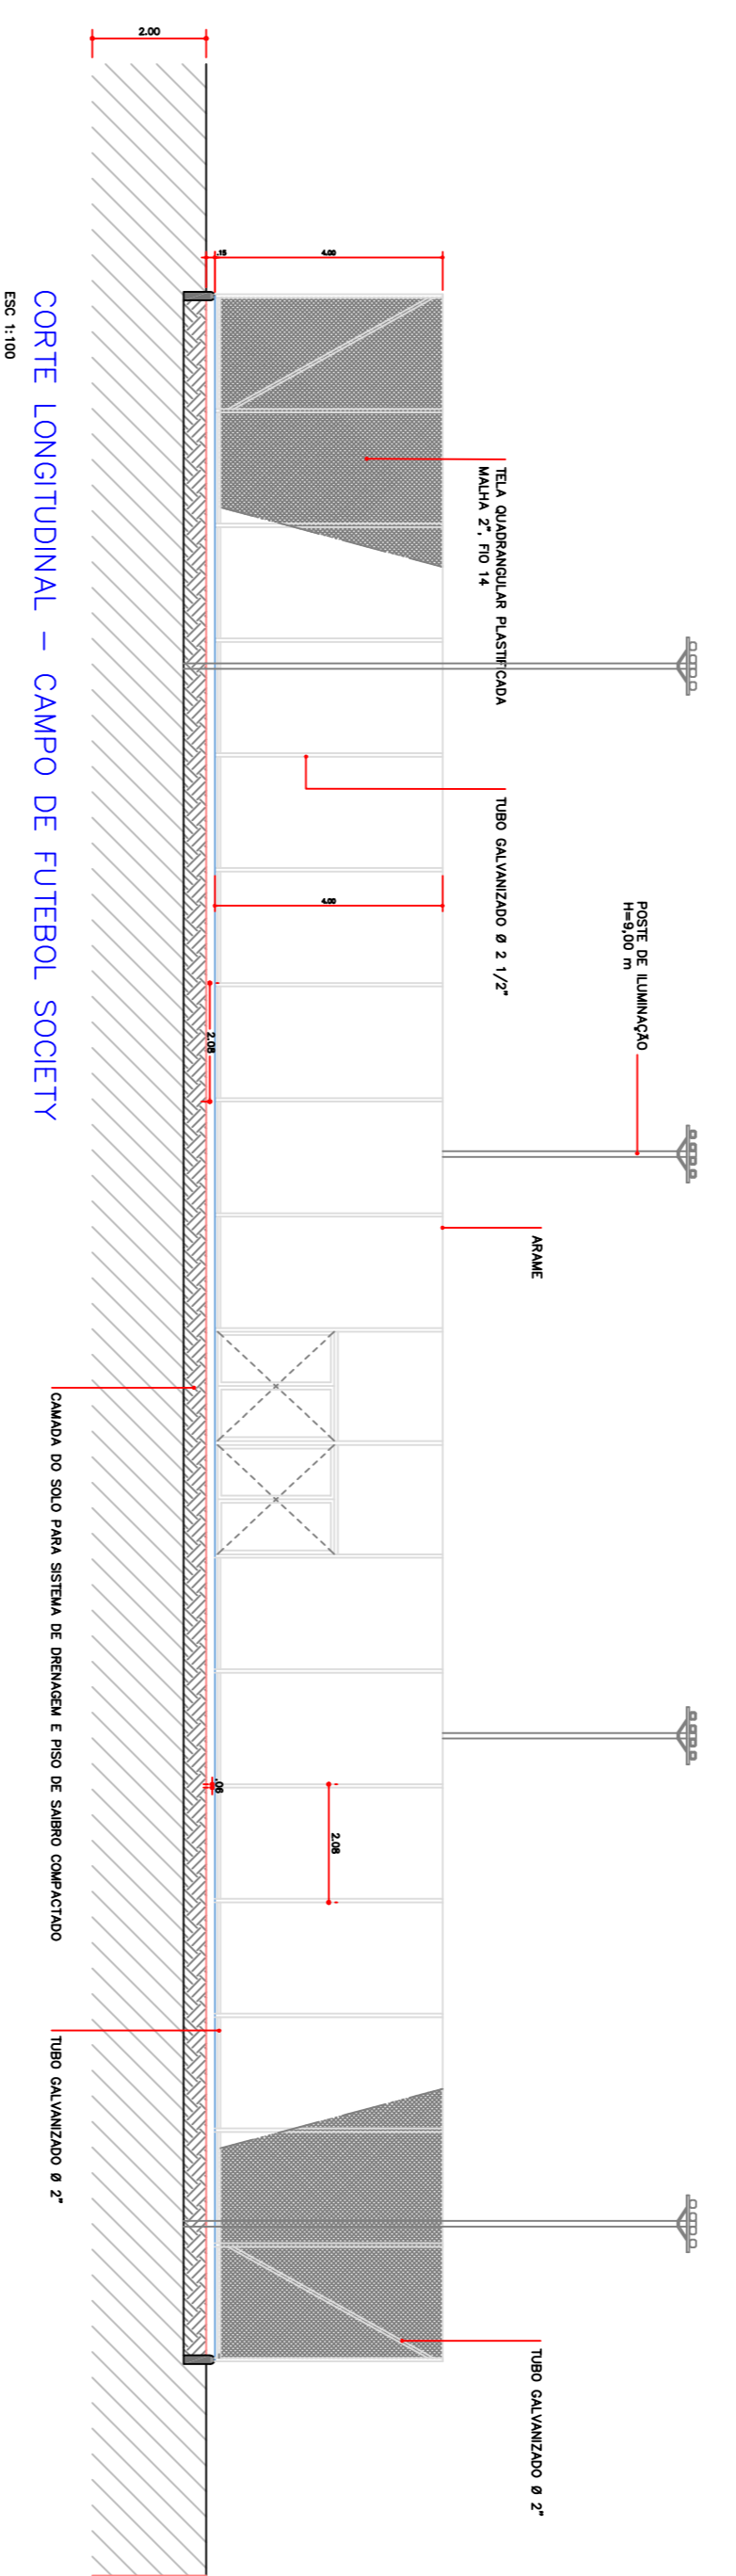


CORTE LONGITUDINAL - CAMPO DE FUTEBOL SOCIETY  
ESCALA 1:100

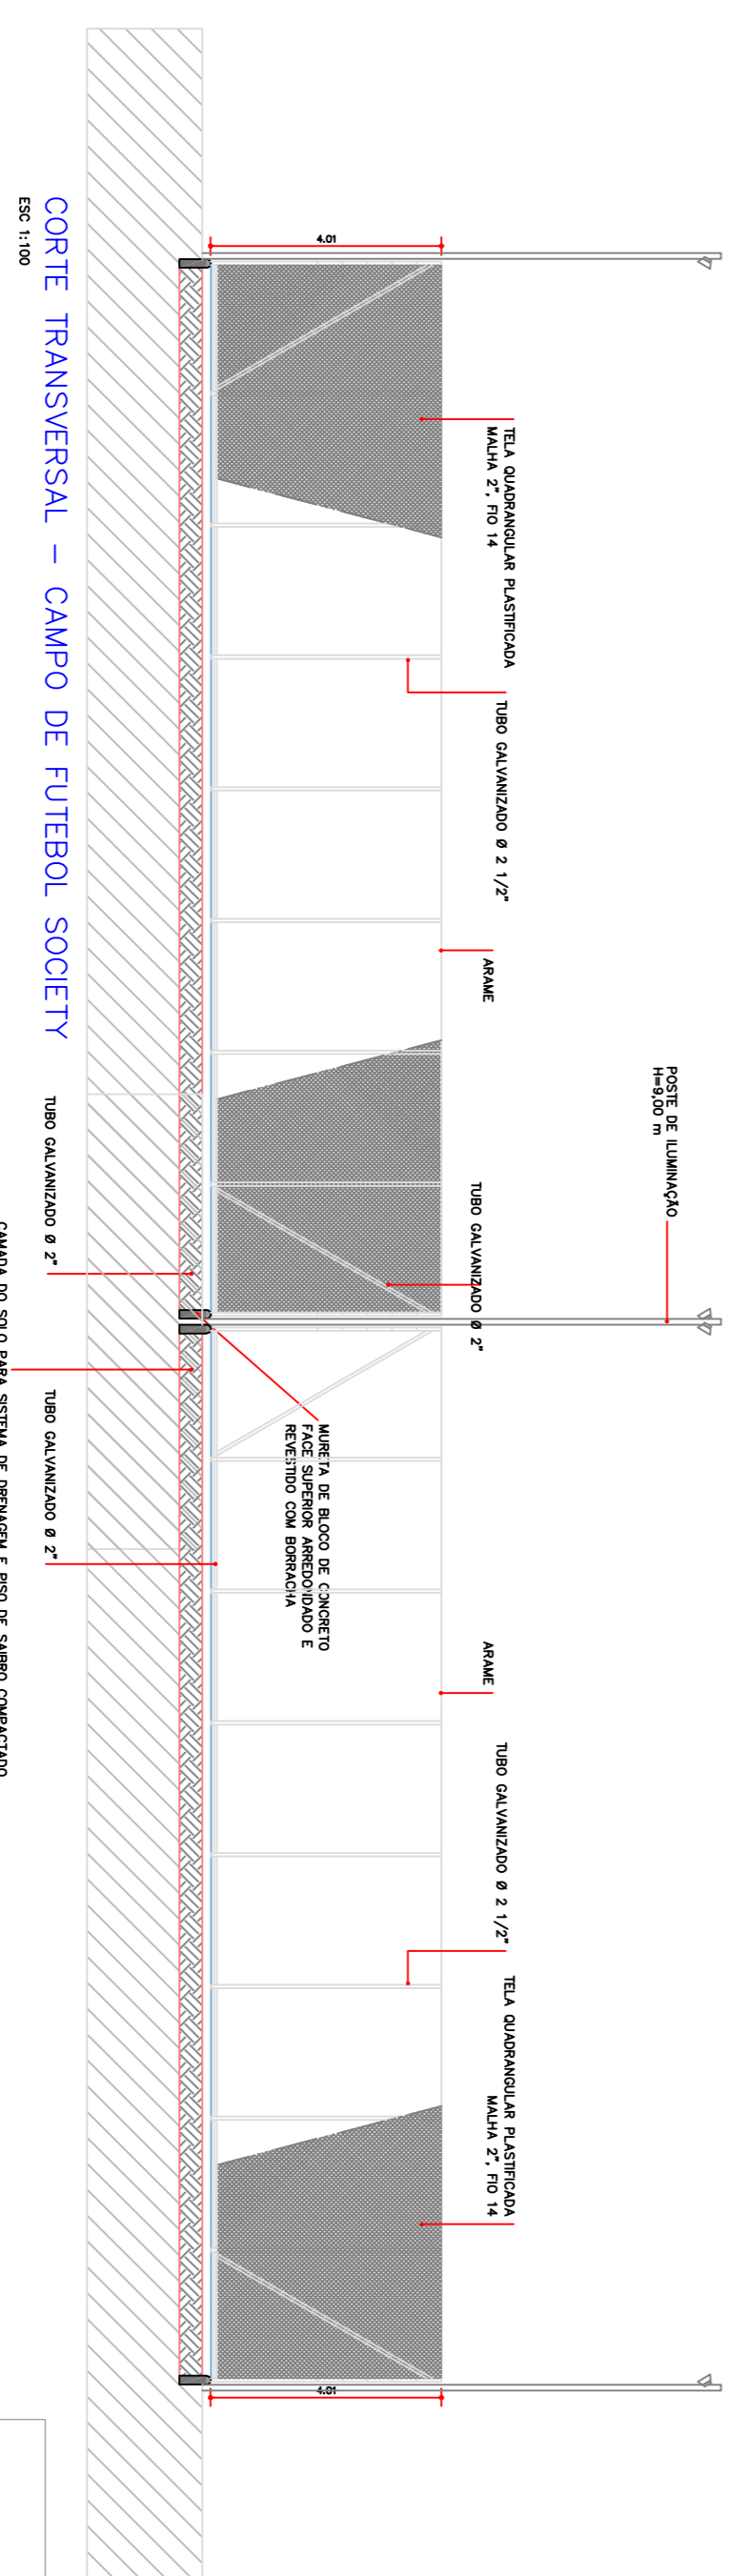

CORTE TRANSVERSAL - CAMPO DE FUTEBOL SOCIETY  
ESCALA 1:100

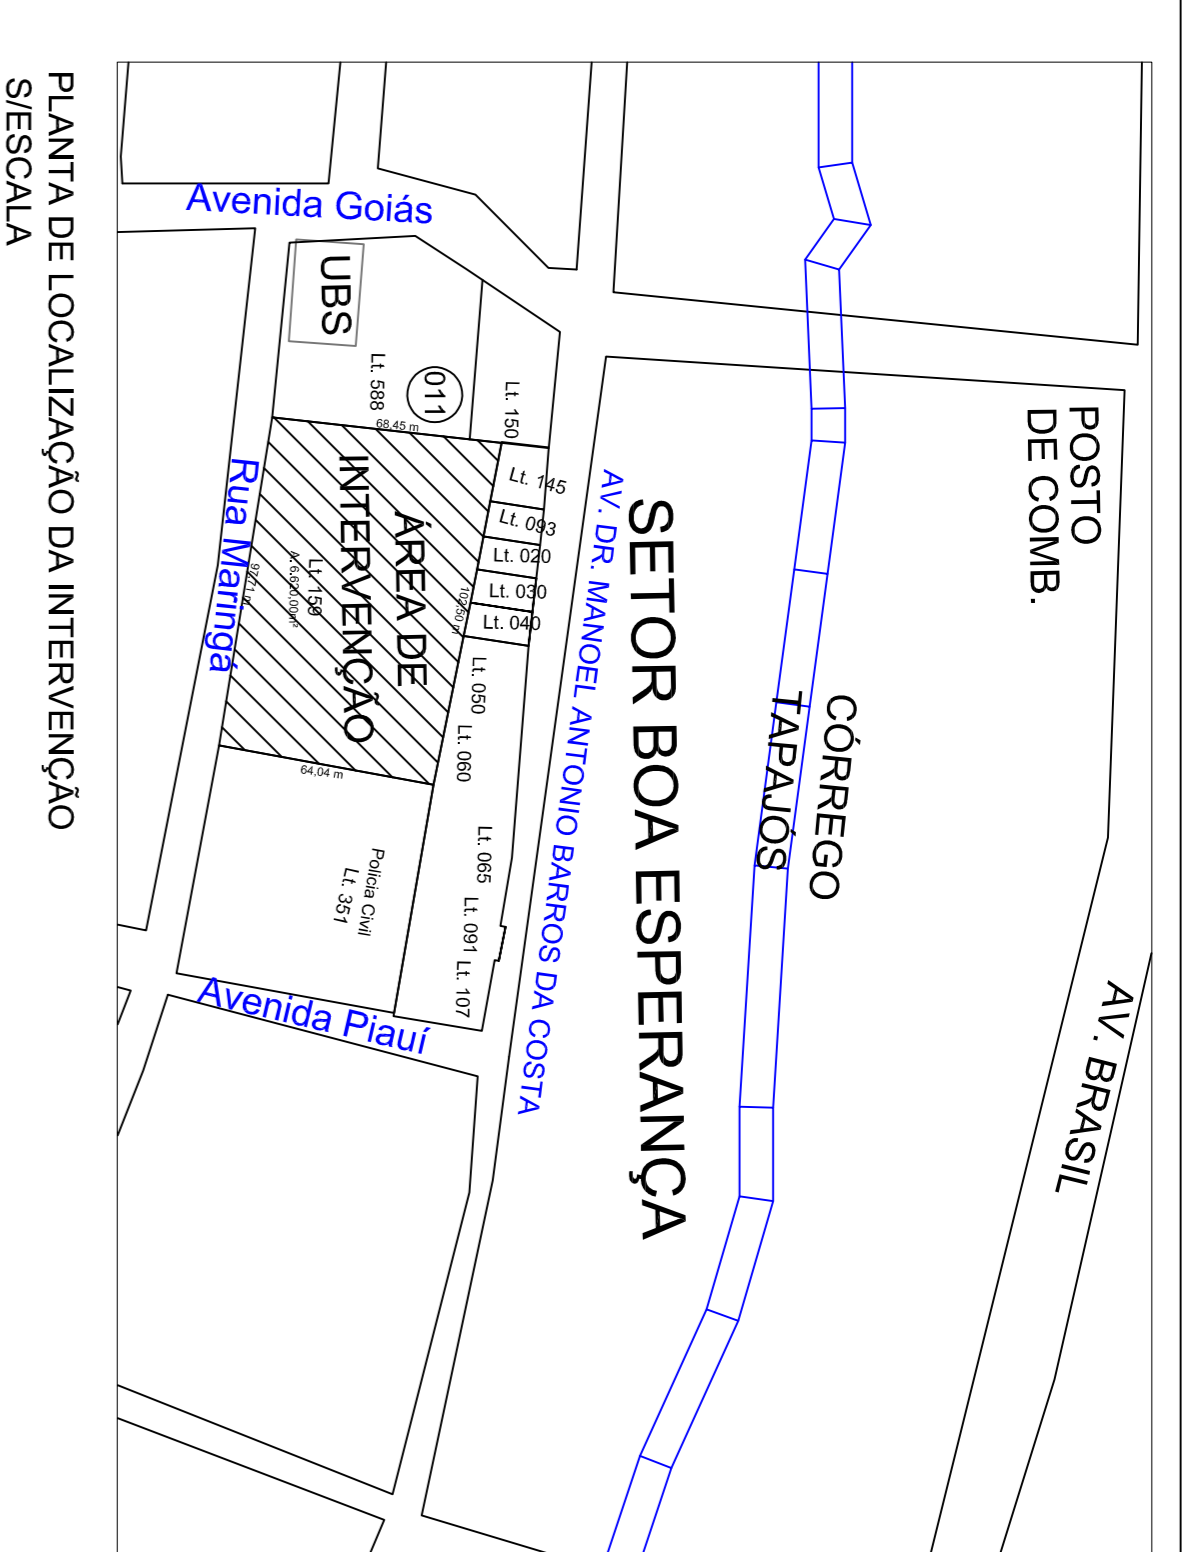

PLANTA DE LOCALIZAÇÃO DA INTERVENÇÃO  
ESCALA

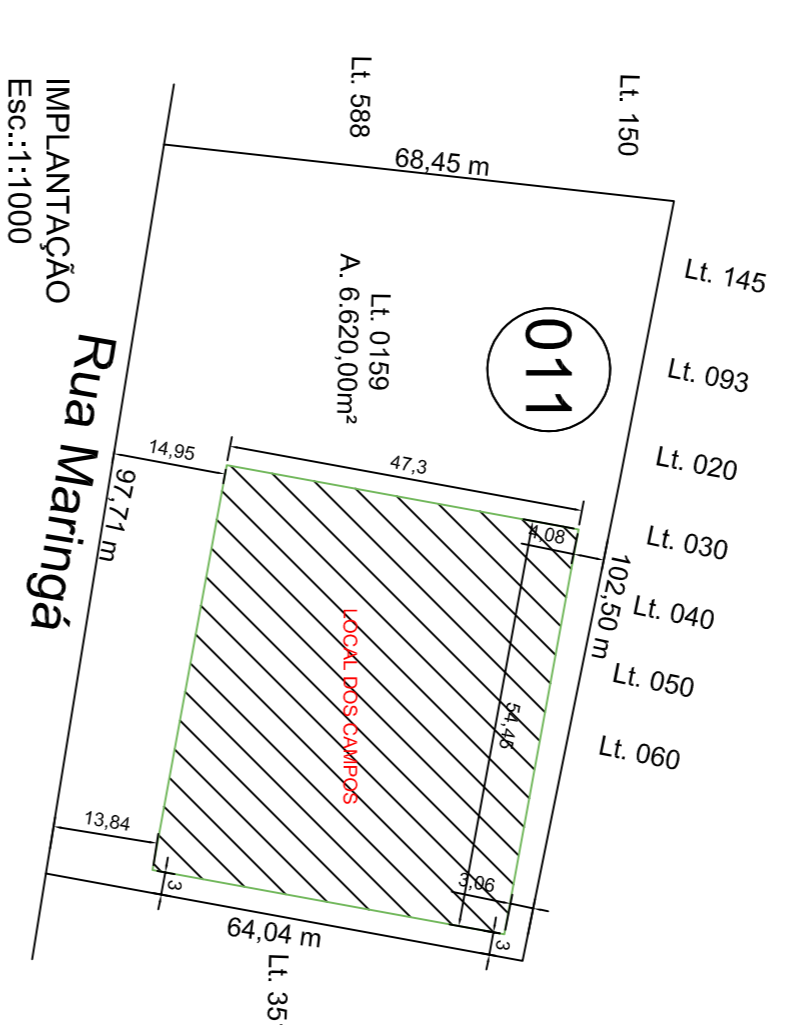

IMPLANTAÇÃO  
Rua Maringá  
ESCALA 1:1000

**PREFEITURA MUNICIPAL DE TUCUMÃ**  
Rua do Carnaval, s/n - Mourumbi - CEP: 68.385-000 - CNPJ: 22.981.088/0001-02 - Tucumã - PA  
FONE: (94) 3423-3161 / 3423-1074

**PROJETO:**  
CONSTRUÇÃO DE DOIS CAMPOS SOCIETY

**ORGAO PROPONENTE:**  
PREFEITURA MUNICIPAL DE TUCUMÃ

**RESPONSÁVEL TÉCNICO:**  
ADELAR PELEGRINI

**RESPONSÁVEL TÉCNICO:**  
SAMUEL JHONY AQUINO DE CASTRO ENGENHEIRO CIVIL - CREAM 151526891-9

**PROJETO ARQUITETÔNICO**

**PRANCHAS:**  
01/01

**ÁREA CONSTRUIDA:** 2538,00 m<sup>2</sup> **ESCALA:** 1 : 50 **PROJETO NÚMERO:** 00010/2016

**DESENHO CAD:** ETEIEL DIAS RIBEIRO **DATA:** MAIO/2016 **REVISÃO:** 00